


VÝSEK PŮDORYSU 1.NP - KANALIZACE

Školní 41/1 1:50

| LEGENDA MÍSTNOSTÍ | | | | |
|---------------------|---------------------------------|-------------|---------|--------------------|
| Označení na výkresu | Účel místnosti | Plocha [m²] | Podlaha | Poznámky |
| 1.01 | ORDINACE – RTG | 19,51 | PVC | Obklad za umyvadlo |
| 1.02 | OVLADOVNA | 8,86 | PVC | – |
| 1.03 | KABINKA | 1,85 | PVC | – |
| 1.04 | ČEKARNA | 14,67 | PVC | – |
| 1.05 | SERVER/DENNÍ MÍSTNOST LABORANTŮ | 15,47 | PVC | Obklad za umyvadlo |
| | | 60,36 | | |

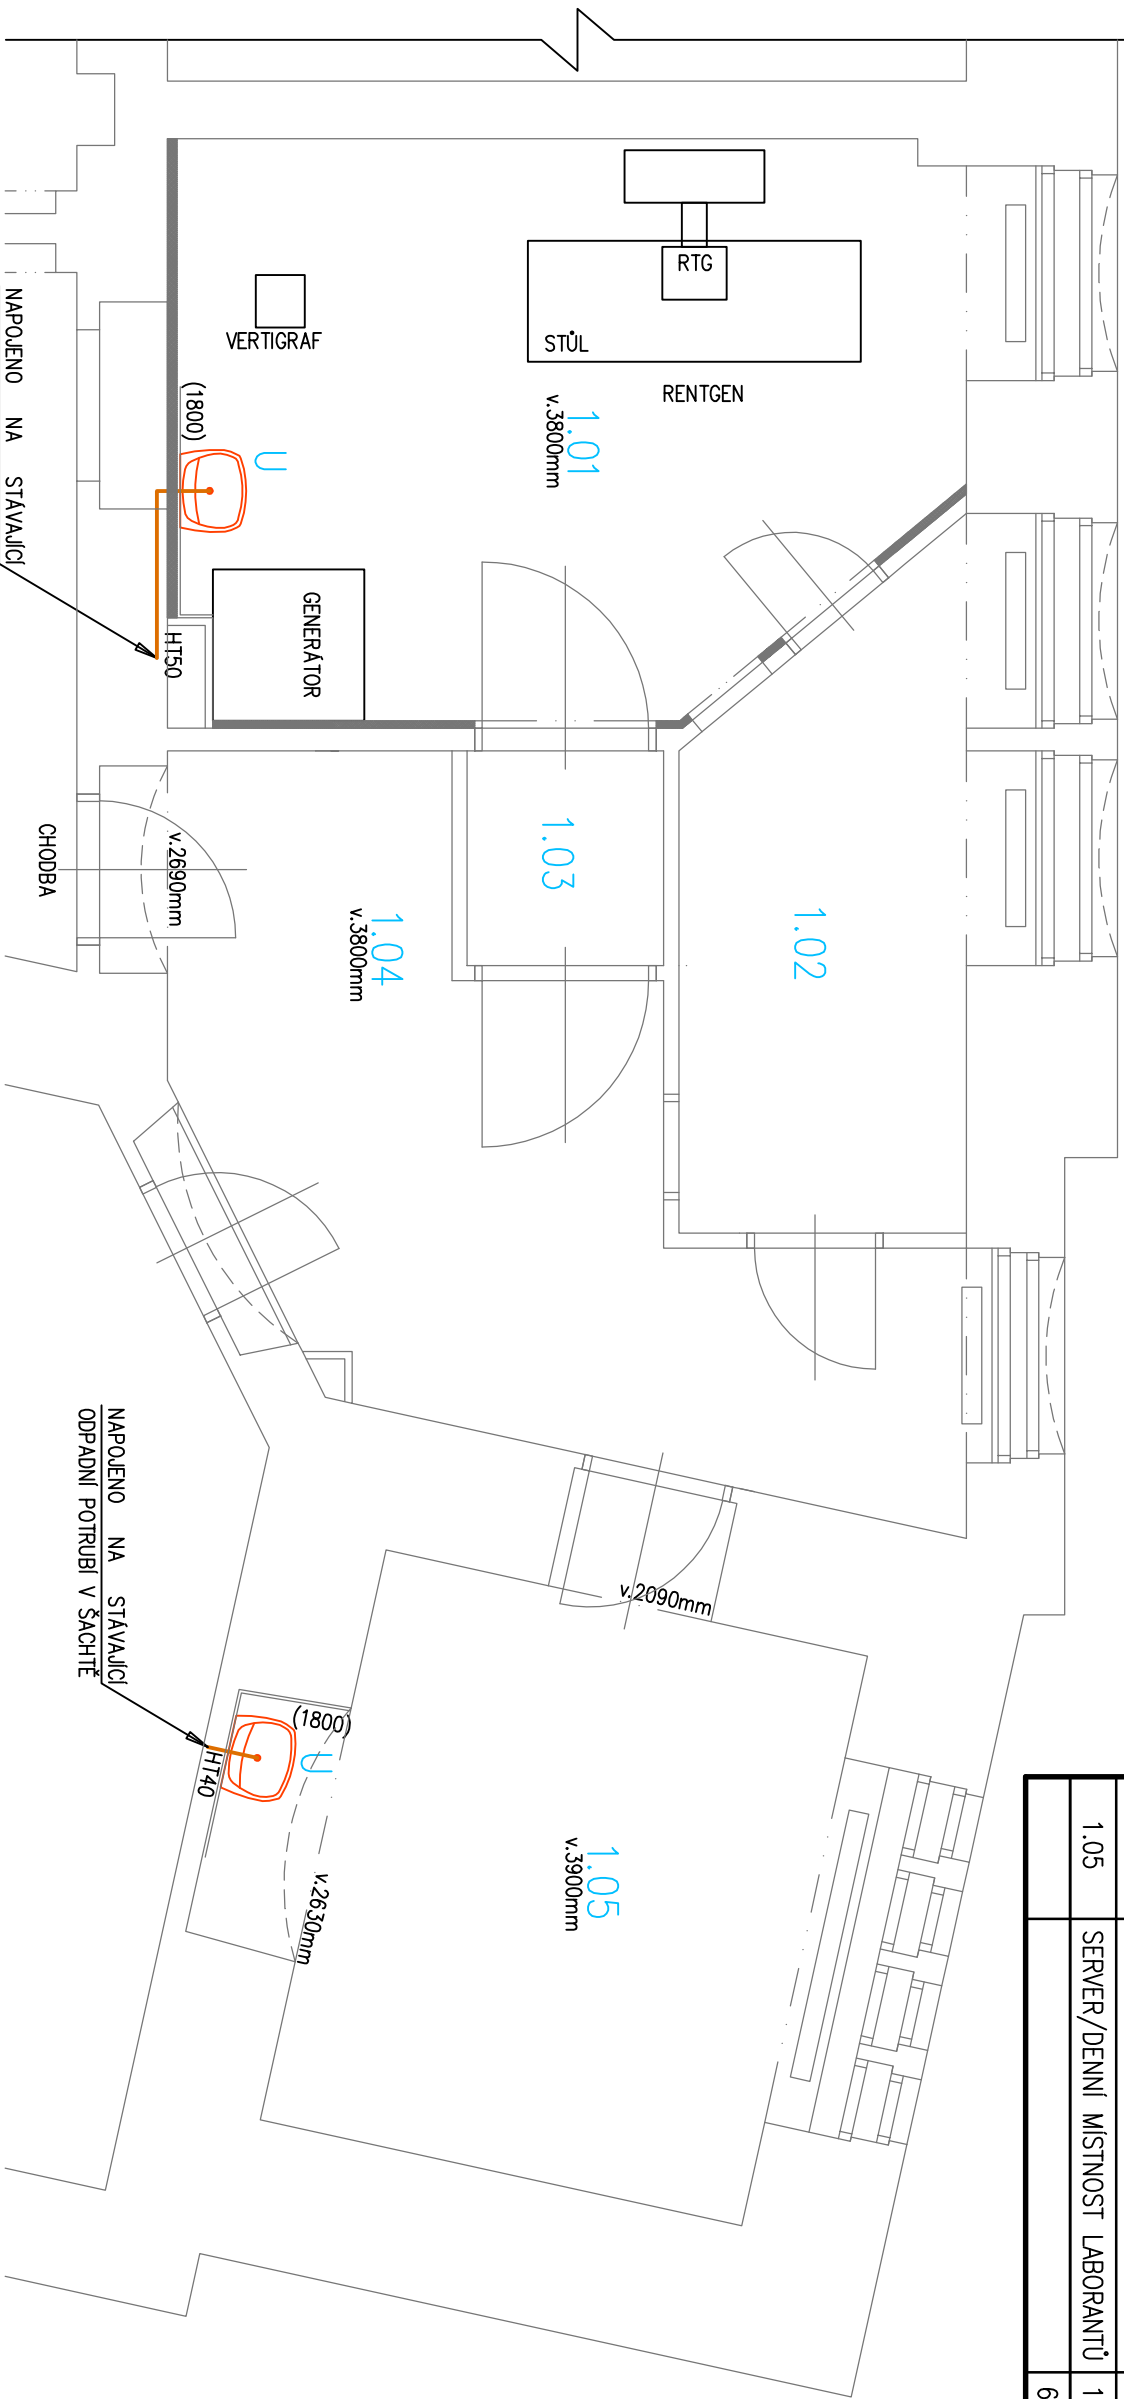

POZNÁMKY

- ROZVODY KANALIZACE ORDINACE RTG BUDOU NAPOJENY NA STÁVAJÍCÍ ROZVODY OBJEKTU
- MINIMÁLNÍ SKLON PŘIPOJOVACÍHO KANALIZAČNÍHO POTRUBÍ 3‰

LEGENDA

-  Kanalizace – PŘIPOJOVACÍ POTRUBÍ Z PVC (HT)
-  Umyvadlo

- UMYVADLO 60cm S OTVOREM SE STOJÁNKOVOU SMĚŠOVACÍ BATERIÍ
- 2x ROHOVÝ VENTIL G1/2"
 - 1x SIFON DN40
 - 2x VODOVODNÍ VÝUSTKA PRO STOJÁNKOVÁ BATERII

| | | | |
|--|---------------------------|--|--|
| Ing. Zuzana KVAPILOVÁ Chráněná 63/5, 182 00 Praha 8 tel. 775 224 250 | | ORDINACE RTG LOVOISICE Školní 41/1 parc.č. 360, k.ú. Lovosice Město Lovosice, Školní 407/2, 41002 Lovosice | |
| VYPRACOVAL | Ing. Zuzana Kvapilová | Č. ZAKÁZKY | DATUM Listopad 2023 |
| ZODP. PROJEKTANT | Ing. Zuzana Kvapilová | MĚŘÍTKO M 1:50 | FORMÁT A3 |
| ČÁST | Stavební | | STUPEN Dokumentace pro provádění stávky |
| OBSAH | PŮDORYS 1.NP - KANALIZACE | | Č. KÓPIE D.1.4.1.b.02 |