


VÝSEK PŮDORYSU 1.NP - VODOVOD
Školní 41/1 1:50

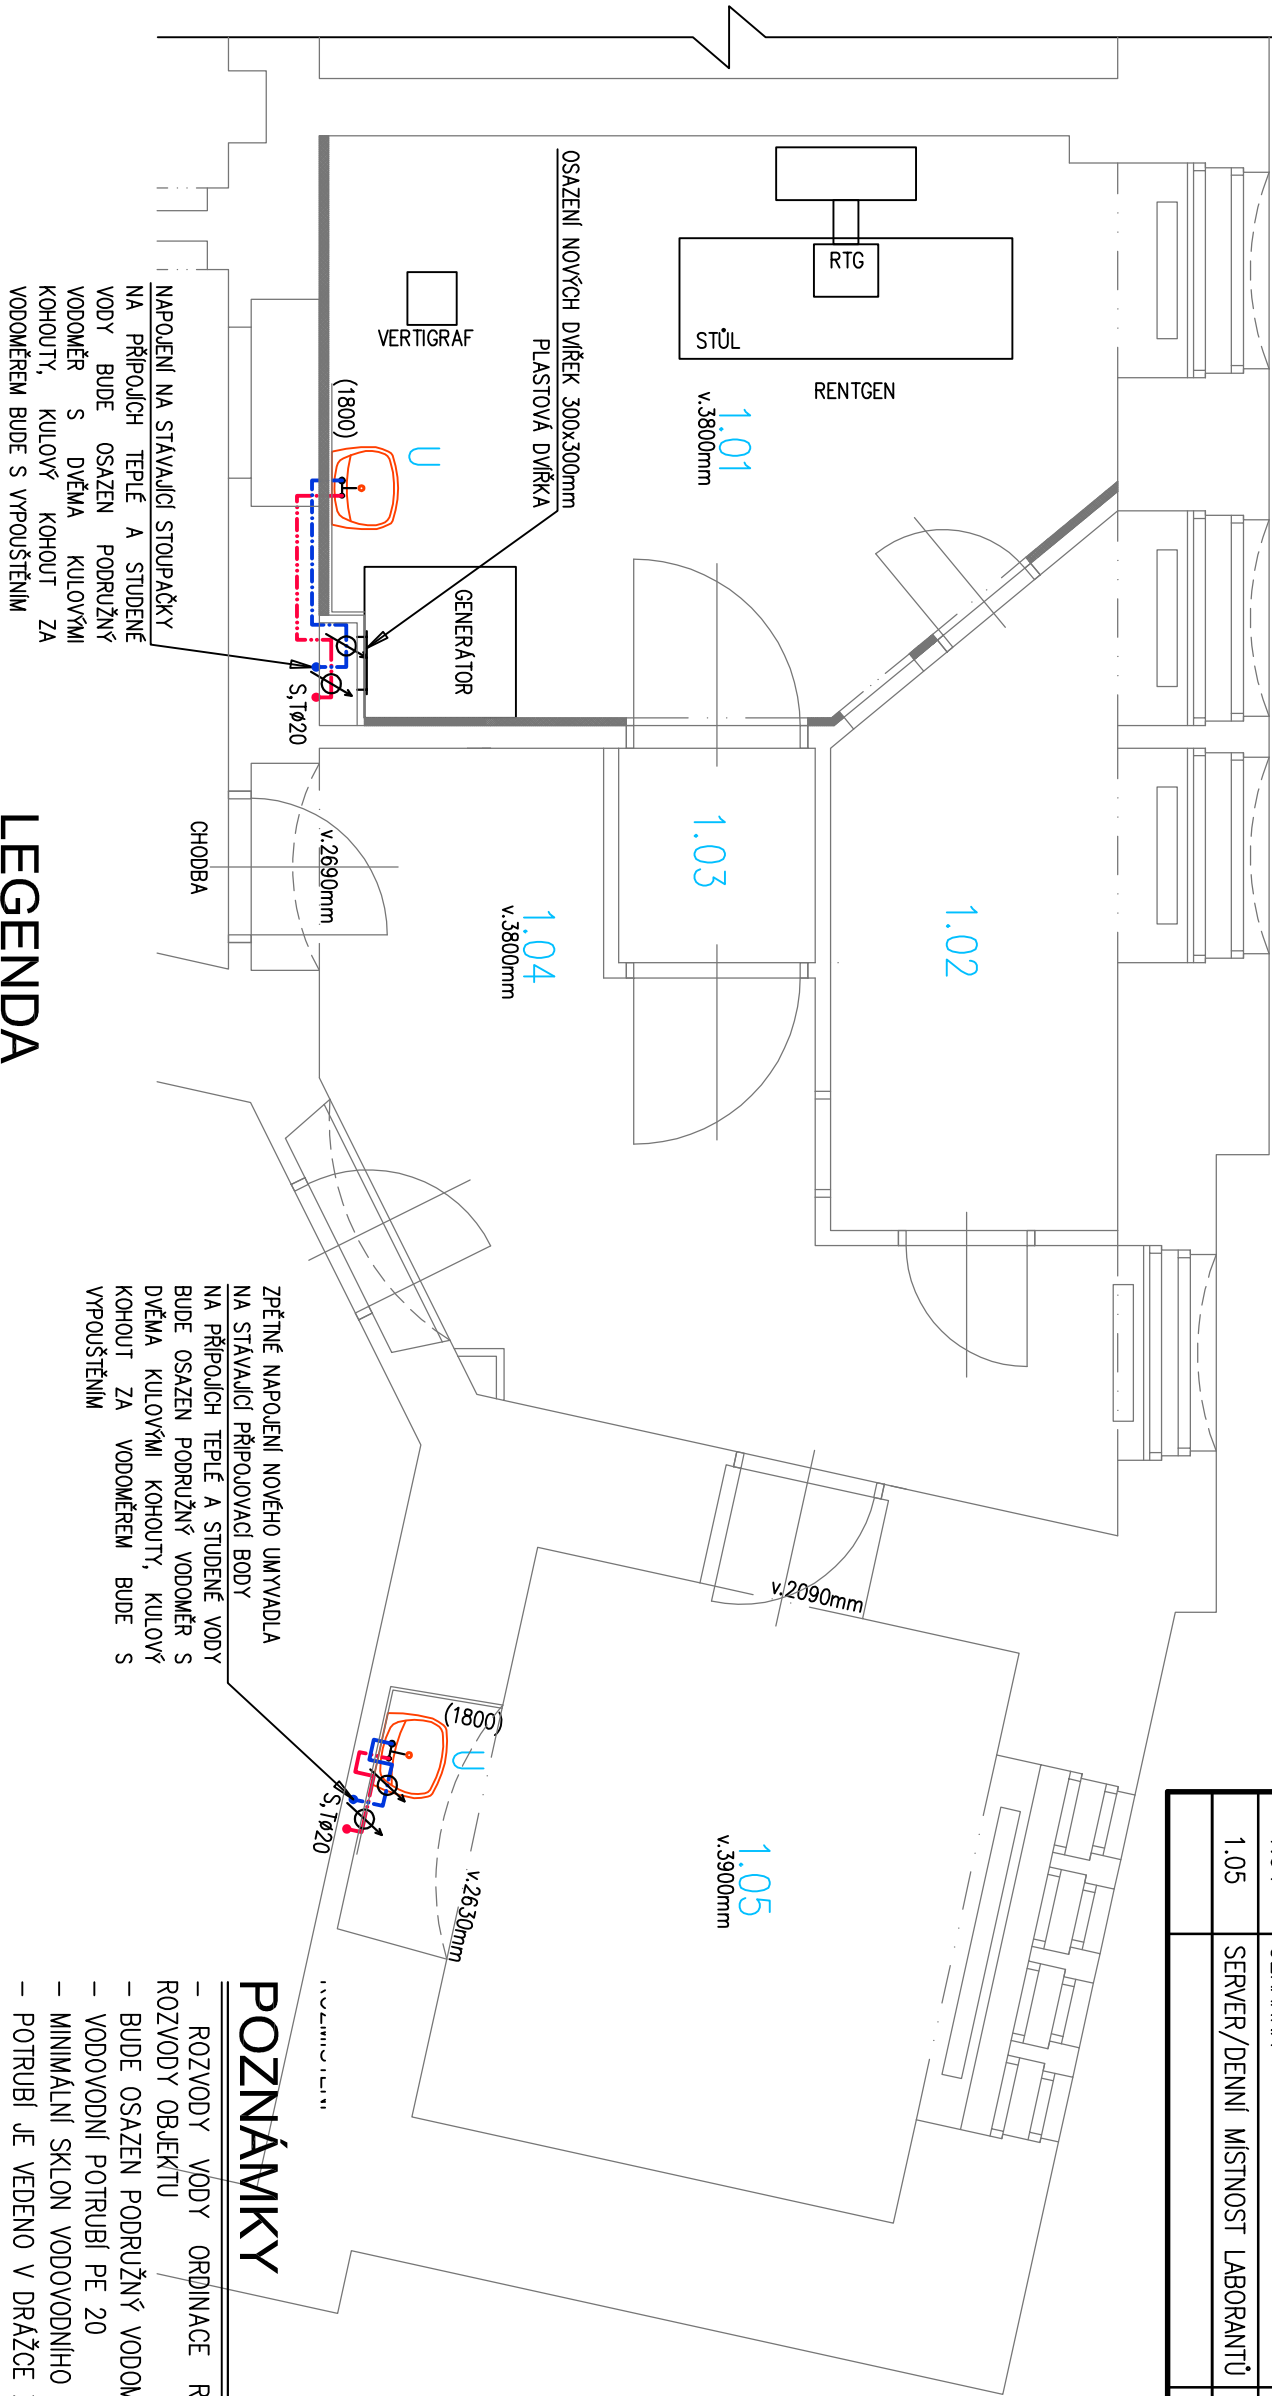

LEGENDA MÍSTNOSTÍ				
Označení na výkresu	Účel místnosti	Plocha [m²]	Podlaha	Poznámky
1.01	ORDINACE – RTG	19,51	PVC	Obklad za umyvadlo
1.02	OVLADOVNÁ	8,86	PVC	–
1.03	KABINKA	1,85	PVC	–
1.04	ČEKÁRNA	14,67	PVC	–
1.05	SERVER/DENNÍ MÍSTNOST LABORANTŮ	15,47	PVC	Obklad za umyvadlo
		60,36		

LEGENDA

- Ø Podružný vodoměr
— Teplá voda – POL.YPPROPYLEN
— Studená voda – POL.YPPROPYLEN
Umyvadlo

- UMYVADLO 60cm S OTVOREM SE STOJÁNKOVOU SMĚŠOVACÍ BATERIÍ
– 2x ROHOVÝ VENTIL G1/2”
– 1x SIFON DN40
– 2x VODOVODNÍ VÝUSTKA PRO STOJÁNKOVÁ BATERII

POZNÁMKY

- ROZVODY VODY ORDINACE RTG BUDOU NÁPOJENY NA STÁVAJÍCÍ ROZVODY OBJEKTU
– BUDE OSAZEN PODRUŽNÝ VODOMĚŘ
– VODOVODNÍ POTRUBÍ PE 20
– MINIMÁLNÍ SKLON VODOVODNÍHO POTRUBÍ 0,3% KE SToupACÍMU POTRUBÍ
– POTRUBÍ JE VEDENO V DRÁŽCE ZAKRYTÉ OMÍTKOU

Ing. Zuzana KVAPILOVÁ Chráněná 63/5, 182 00 Praha 8 tel. 775 224 250		ORDINACE RTG LOVOSICE Školní 41/1 parc.č. 360, k.ú. Lovosice Město Lovosice, Školní 407/2, 41002 Lovosice	
VYPRACOVAL	Ing. Zuzana Kvapilová	Č. ZAKÁZKY	DATUM Listopad 2023
ZODP. PROJEKTANT	Ing. Zuzana Kvapilová	MĚŘÍTKO M 1:50	FORMÁT A3
ČÁST	Stavební		STUPEN Dokumentace pro provádění stáby
OBSAH	PŮDORYS 1.NP - VODOVOD		Č. VÝKRESU D.1.4.1.b.01