





PEVNÝ BOD
V PŘÍVODNÍM KANÁLE

 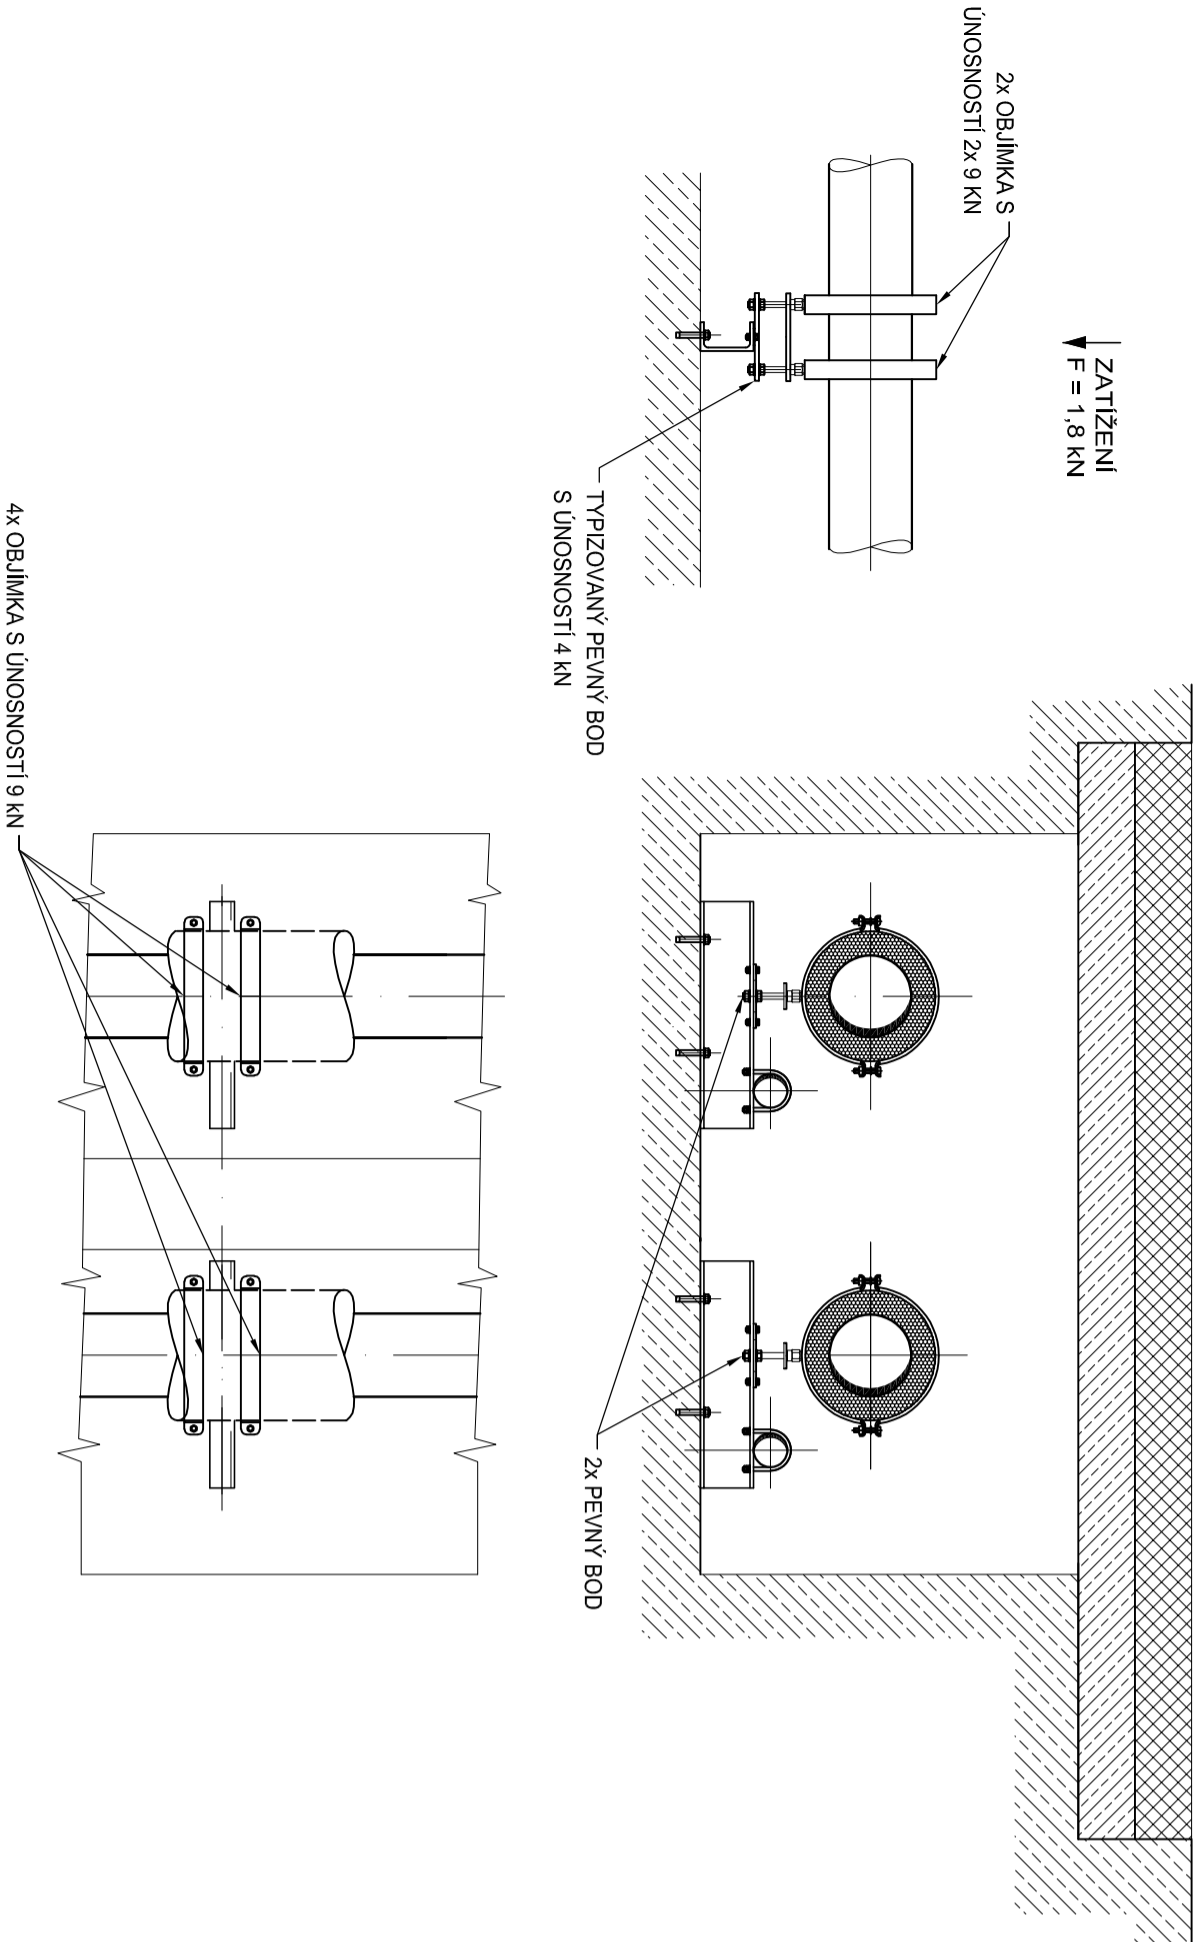


PEVNÝ BOD
V ROZVODNÉM KANÁLE

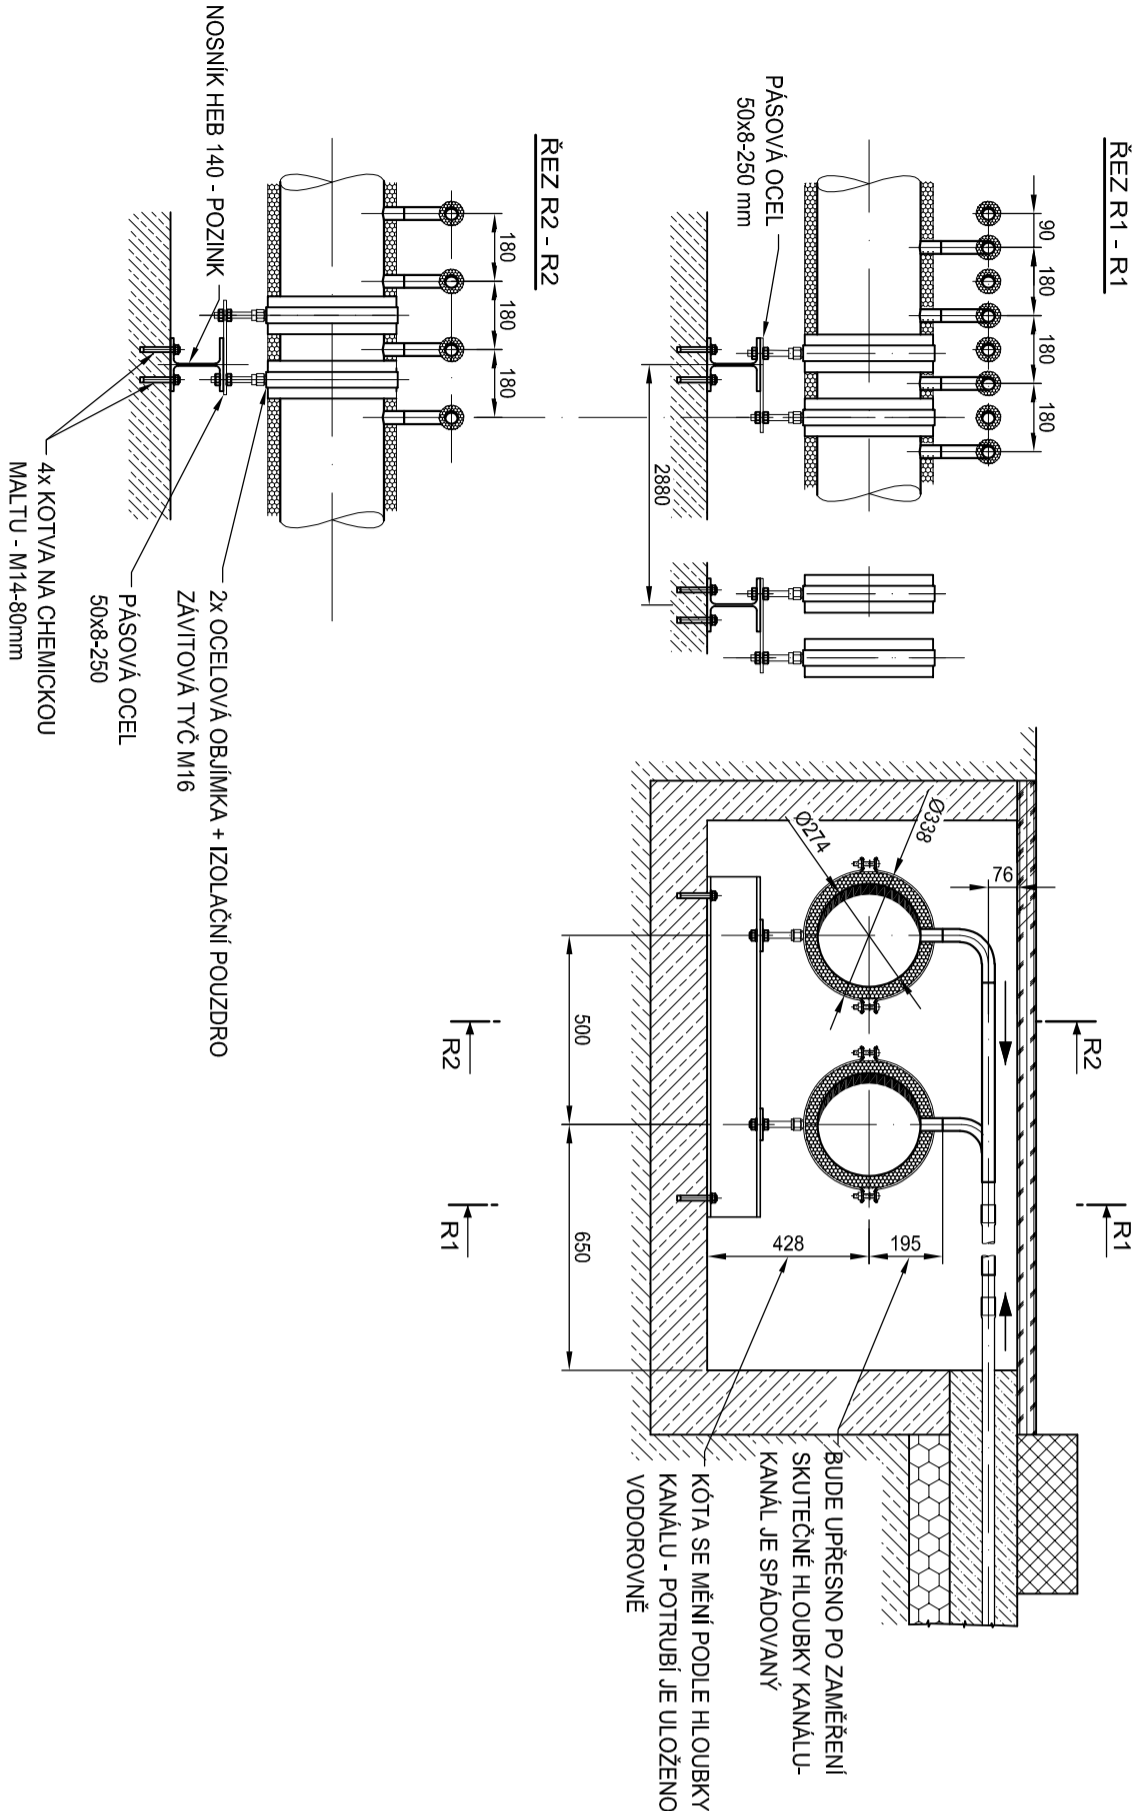

PEVNÝ BOD
POTRUBÍ PŘED STROJOVNOU

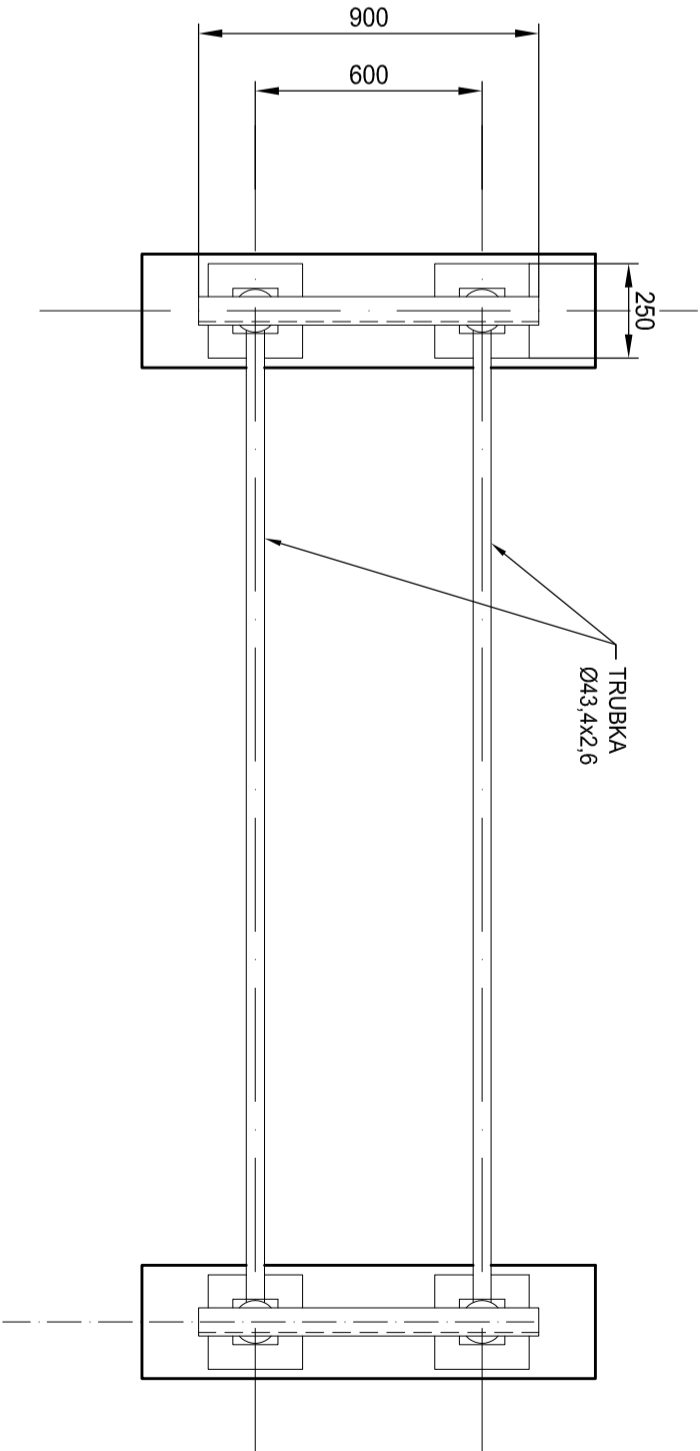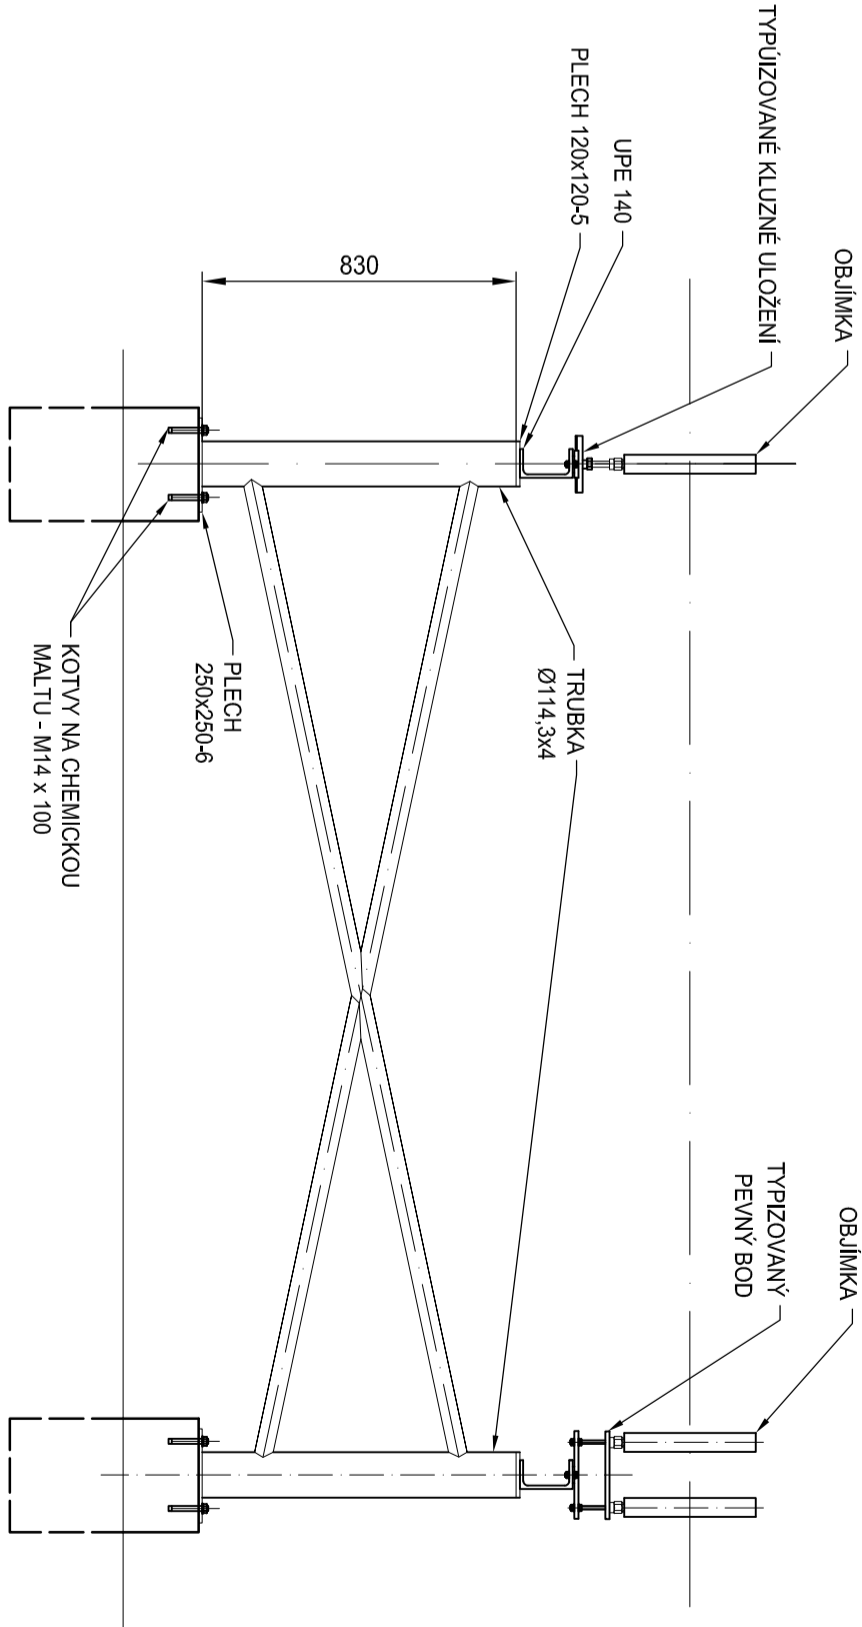

17/2025	Ing. H. Dudková	09/2025	Ing. P. Dudek	PROFESSE: Technologie chlazení
ČÍSLO ZAKÁZKY	VYPRACOVAL	DATUM	ZODP. PROJEKTANT	PŘÍLOHA:
STAVBA:	POTRUBNÍ ROZVODY GLYKOLU			STUPĚŇ DOKUMENTACE: DPS
INVESTOR:	Technické služby města Lovosice, p.o.			
MÍSTO STAVBY:	U Stadionu 1022, 410 02 Lovosice 2			
Projektční studie:	NÁZEV: OCELOVÁ KONSTRUKCE A PĚVNÉ BODY POTRUBÍ PŮDORYS A ŘEZY			
MĚŘÍTKO: 1 : 20	POČET A4: 4			
Ing. Petr Dudek Božanovská 1550/64 193 00 Praha 9 č. autorizace 0003930	ČÍSLO VÝKRESU: 2-17/2025-14			
 s y s t é m y U Červeného mlýnku 887/4, 196 00 Praha 9	ZMĚNA: 0			
	LIST/LISTŮ: 1/1			