




PŮDORYS

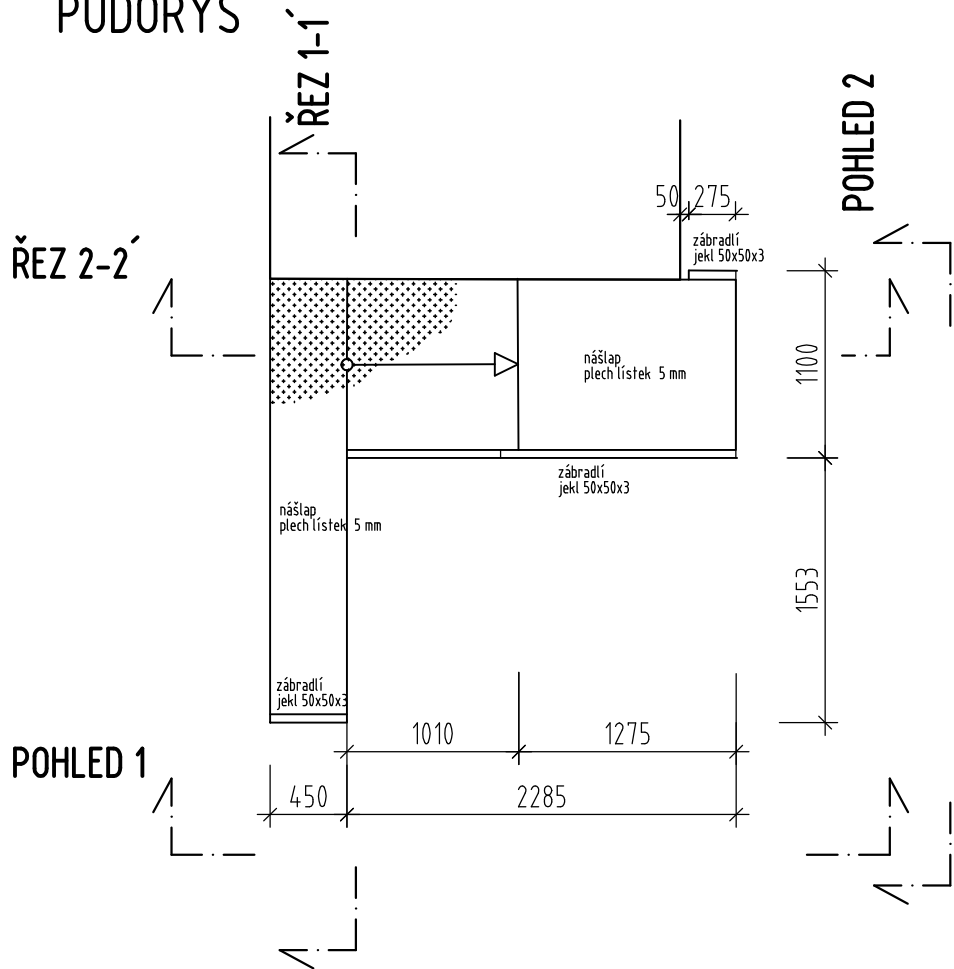


## POHLED 1

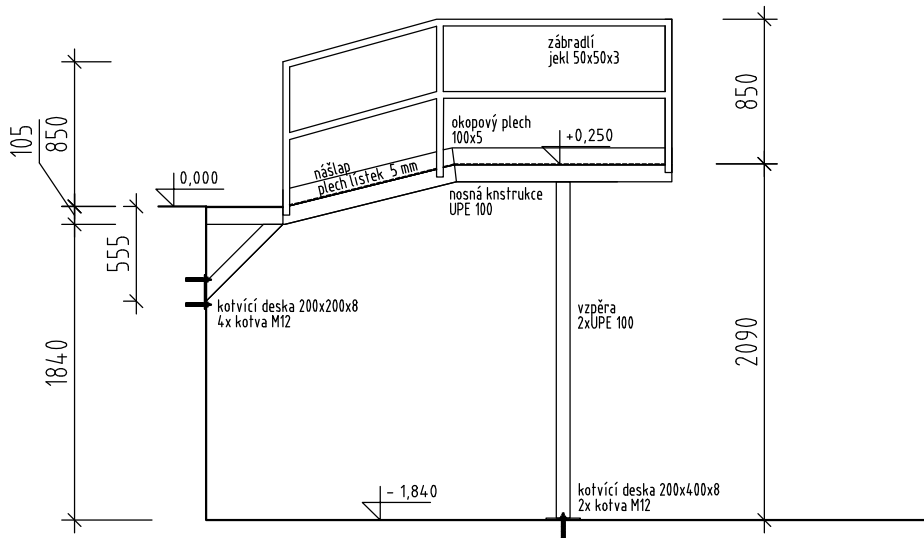


ŘEZ 1-1'

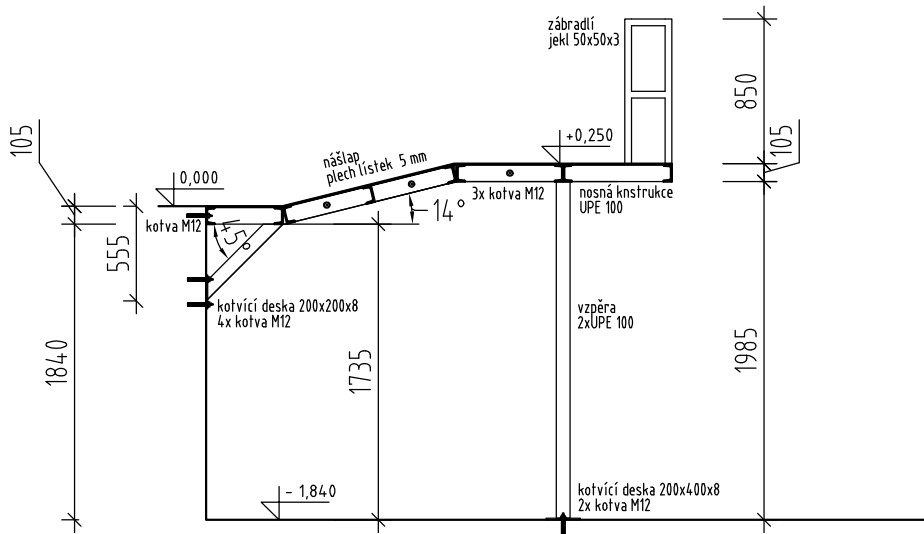


# PŮDORYS - RÁM

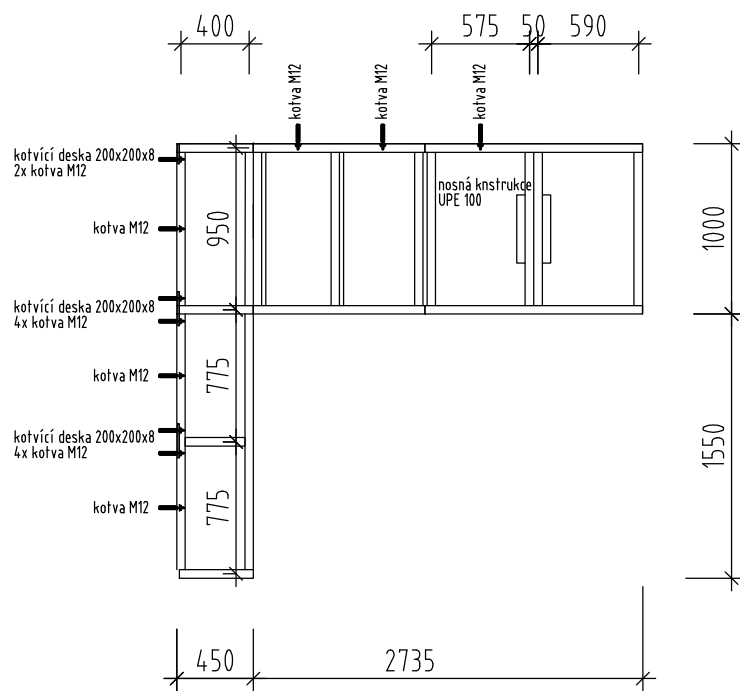

## POHLED 2

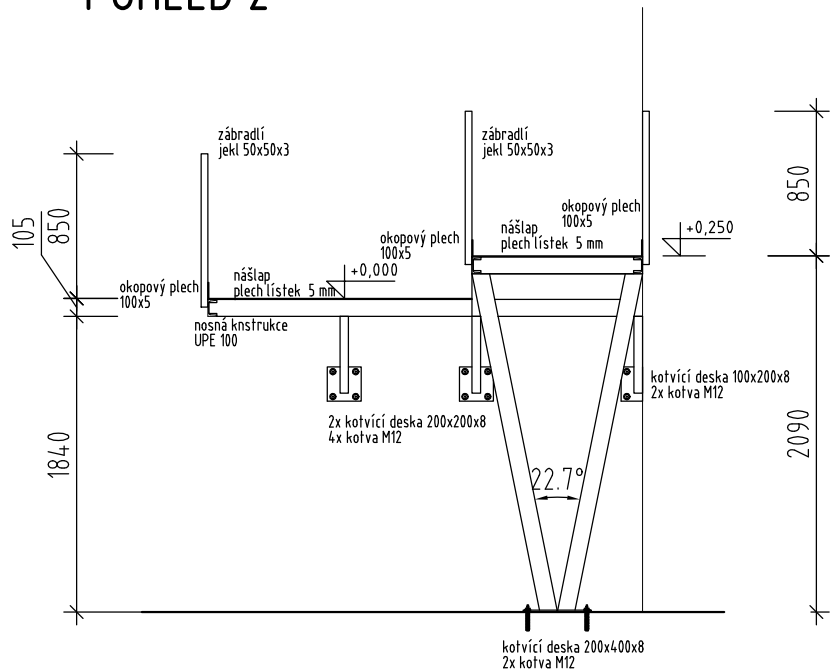

ŘEZ 2-2'

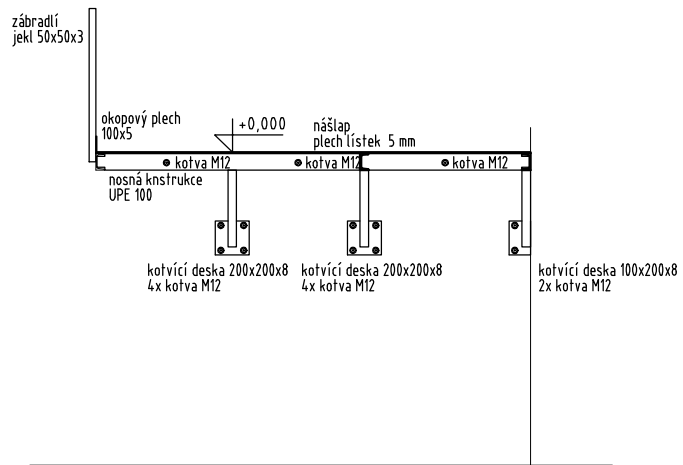

Změna Revision						Jméno Name				Datum Date			
Vypracoval / Approved by Ing. Stanislav Ryšánek		Kontroloval / Controlled by Ing. Zdeněk Pešek		Schválil Ing. Stanislav Ježek		<div></div> <div><b>Ing. ZDENĚK PEŠEK</b> ŠADOVÁ 310 , DRUŽEC IČO 40914518 DIČ CZ 6103191512 tel./fax. 312245017 www.gpprojekty.kladensko.cz zpešek@volny.cz</div>		Kopie Copy					
Zákazník / Client Městský úřad Lovosice, Školní 407/2, 410 02 Lovosice 2													
Místo stavby / Place building Areál PTS Lovosice, s.r.o., Prosmyská 89/1, 410 02 Lovosice						Datum / Date 03/2025		Number A4 2					
Projekt / Project <b>Rekonstrukce zdroje tepla</b> <b>Areál Podniku technických služeb Lovosice, s.r.o.</b> <b>Prosmyská 89/1, 410 02 Lovosice</b>						Měřítko / Scale 1:50		Stupeň / Phase DVZ					
Název výkresu / Title II. ETAPA PŘÍSTUPOVÁ LÁVKA						Archivní číslo / Drawing No. <b>99_2024</b>				Rev.		D.2.7	